


設置者:台陽電股份有限公司
設置地點:屏東縣新園鄉仙隆路49巷1號
設置容量:11.025KW

本案用戶用電設備工程依電業法由電機技師(或承裝業)負責設計及監造，所有電氣設備及裝置相關圖說亦由電機技師(或承裝業)依用戶用電設備裝置規則、輸配電設備裝置規則等規定設計及簽證負責。

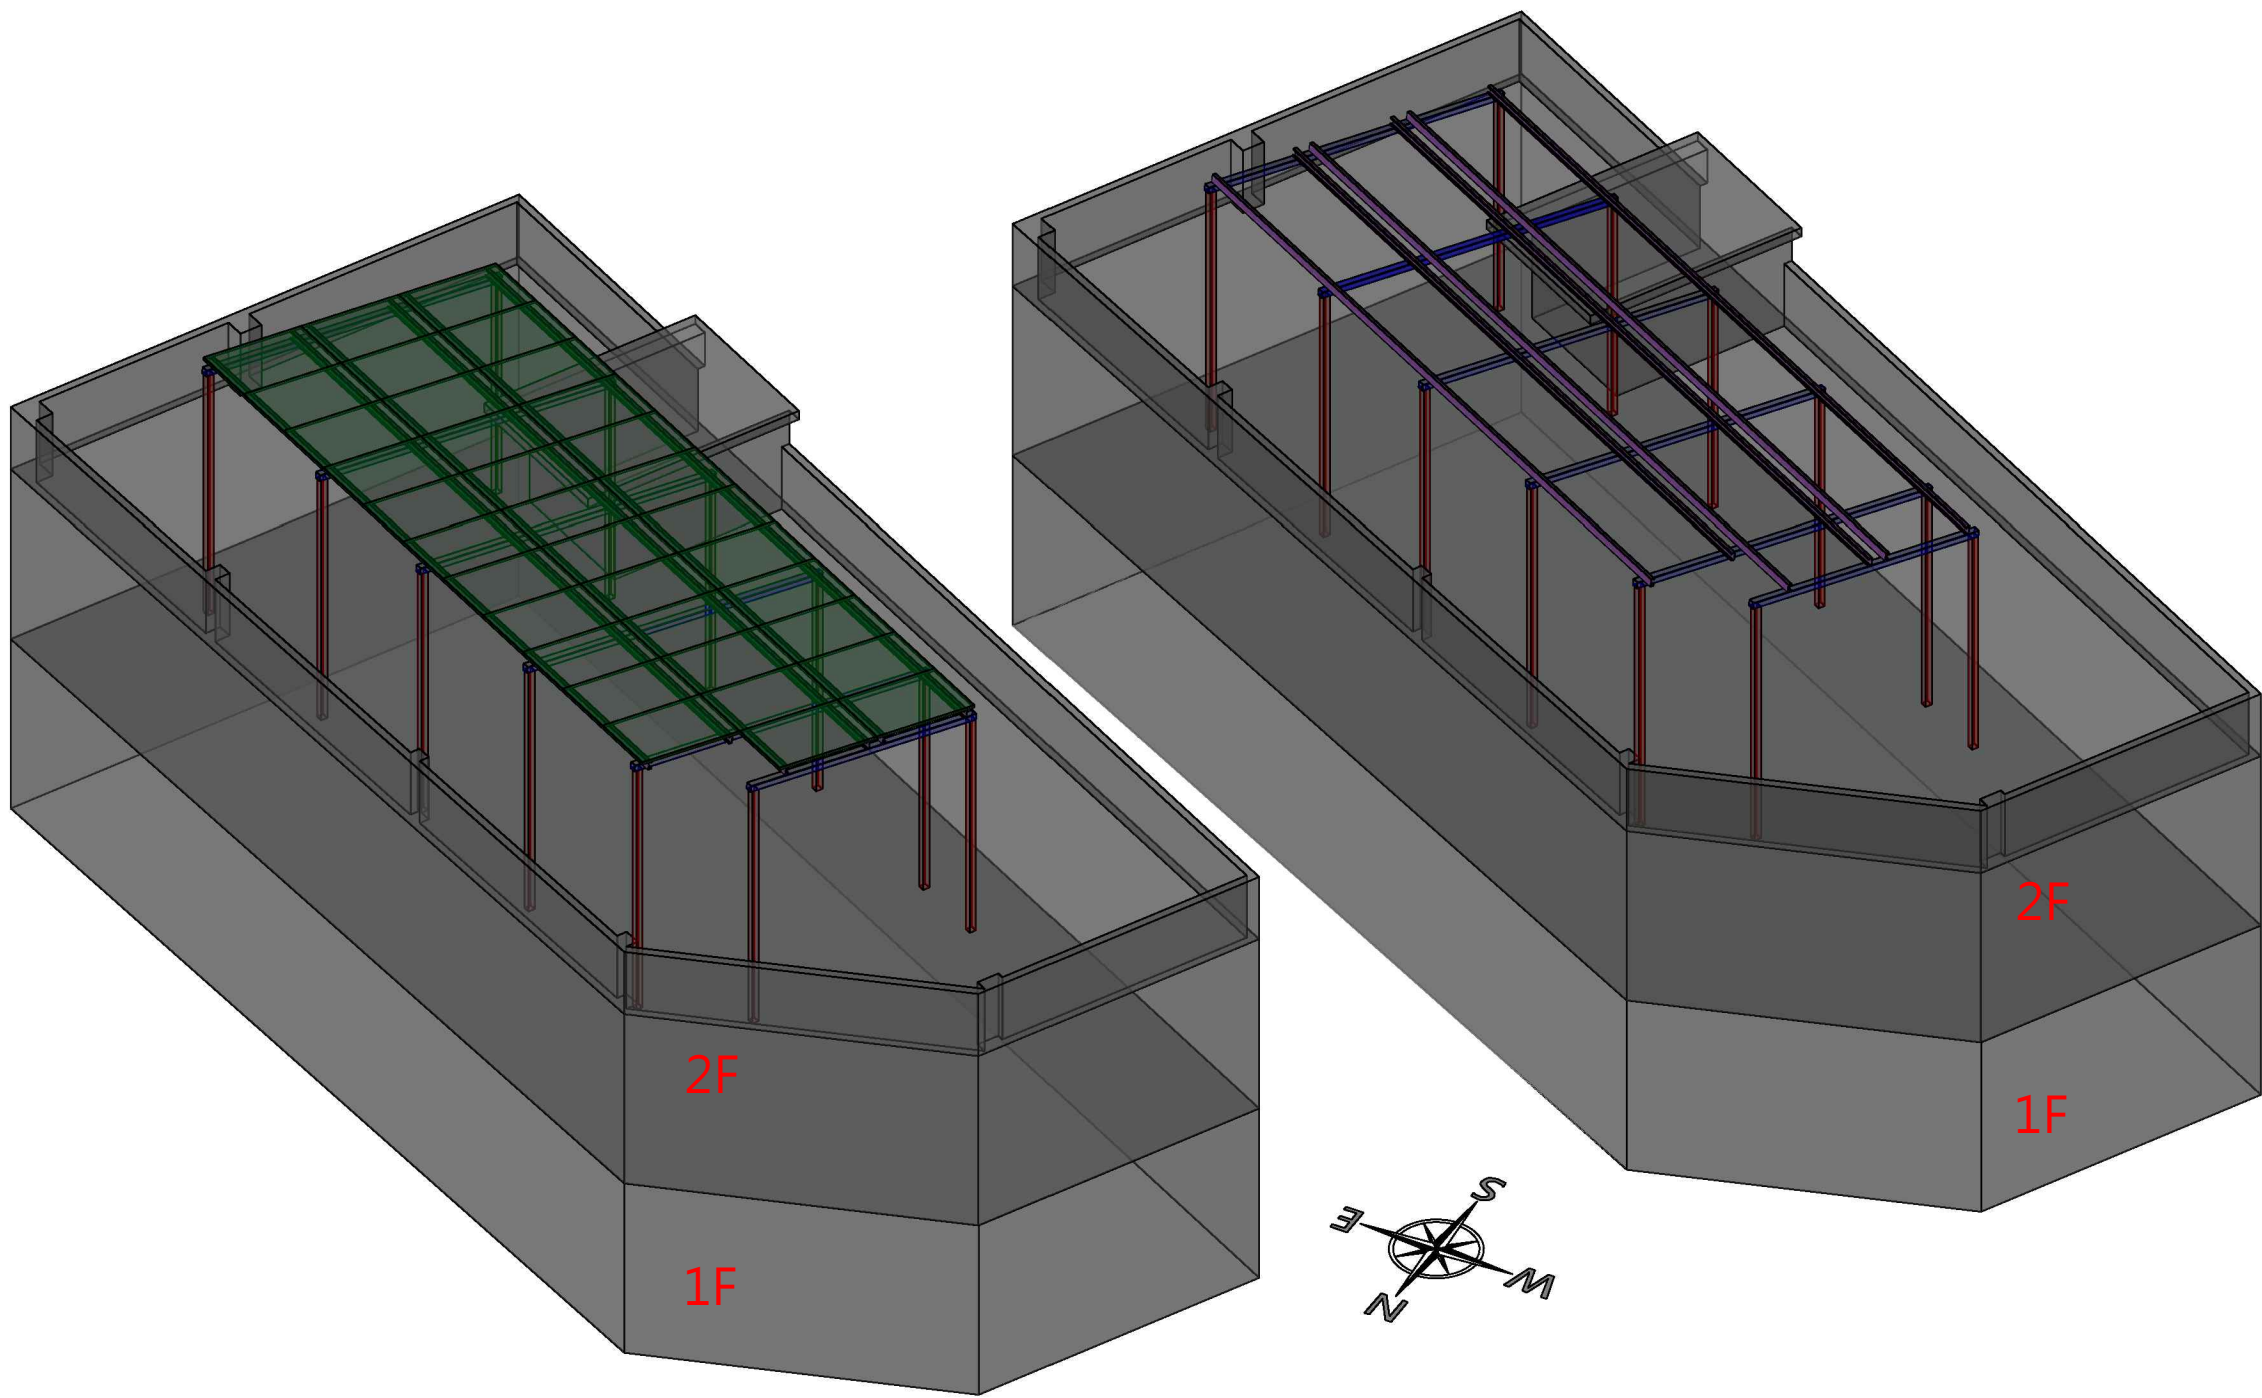

台陽電股份有限公司 T Solar Co.,Ltd. TEL/FAX：07-7038898	案名	台陽電	圖號	TS20191111	繪圖	曾志民
	圖名	立面圖	客戶確認 回簽/日期		業務	洪啟清
					單位	mm