


- 1.申請人：台陽電股份有限公司
- 2.申請位置：高雄市橋頭區甲樹路1168號(橋頭消防分隊)
- 3.設置容量：**40.46 kwp**
- 4.模組規格：銦德**340WP**(高效單晶矽),共**119**片
- 5.變流器規格：固德威DOOG GW6000T-DS*6台。
- 6.建物權狀面積：平方公尺(3F)
- 7.太陽光電設置面積：201.99平方公尺
- 8.設置方向：座北朝南
- 9.模組角度：10.17度
- 10.PV規格：1702×1002×40mm

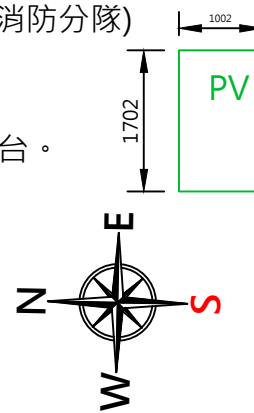


工程項目：

1. 立柱C型鋼對接 150×130×3.2mm×42柱
橫樑C型鋼對接 150×130×3.2mm×18支
鍍鋅C型鋼 150×65×20×3.2mm×60支
白鐵螺絲+白鐵螺帽鎖2顆+白鐵膨脹螺絲(壁虎)

防水工程:

DOW CORNING 791耐氣候行矽利康，加保麗龍條
SILICOM需抹平。

本案用戶用電設備工程依電業法由電機技師（或承裝業）負責設計及監造，所有電氣設備及裝置相關圖說亦由電機技師（或承裝業）依用戶用電設備裝置規則、輸配電設備裝置規則等規定設計及簽證負責。

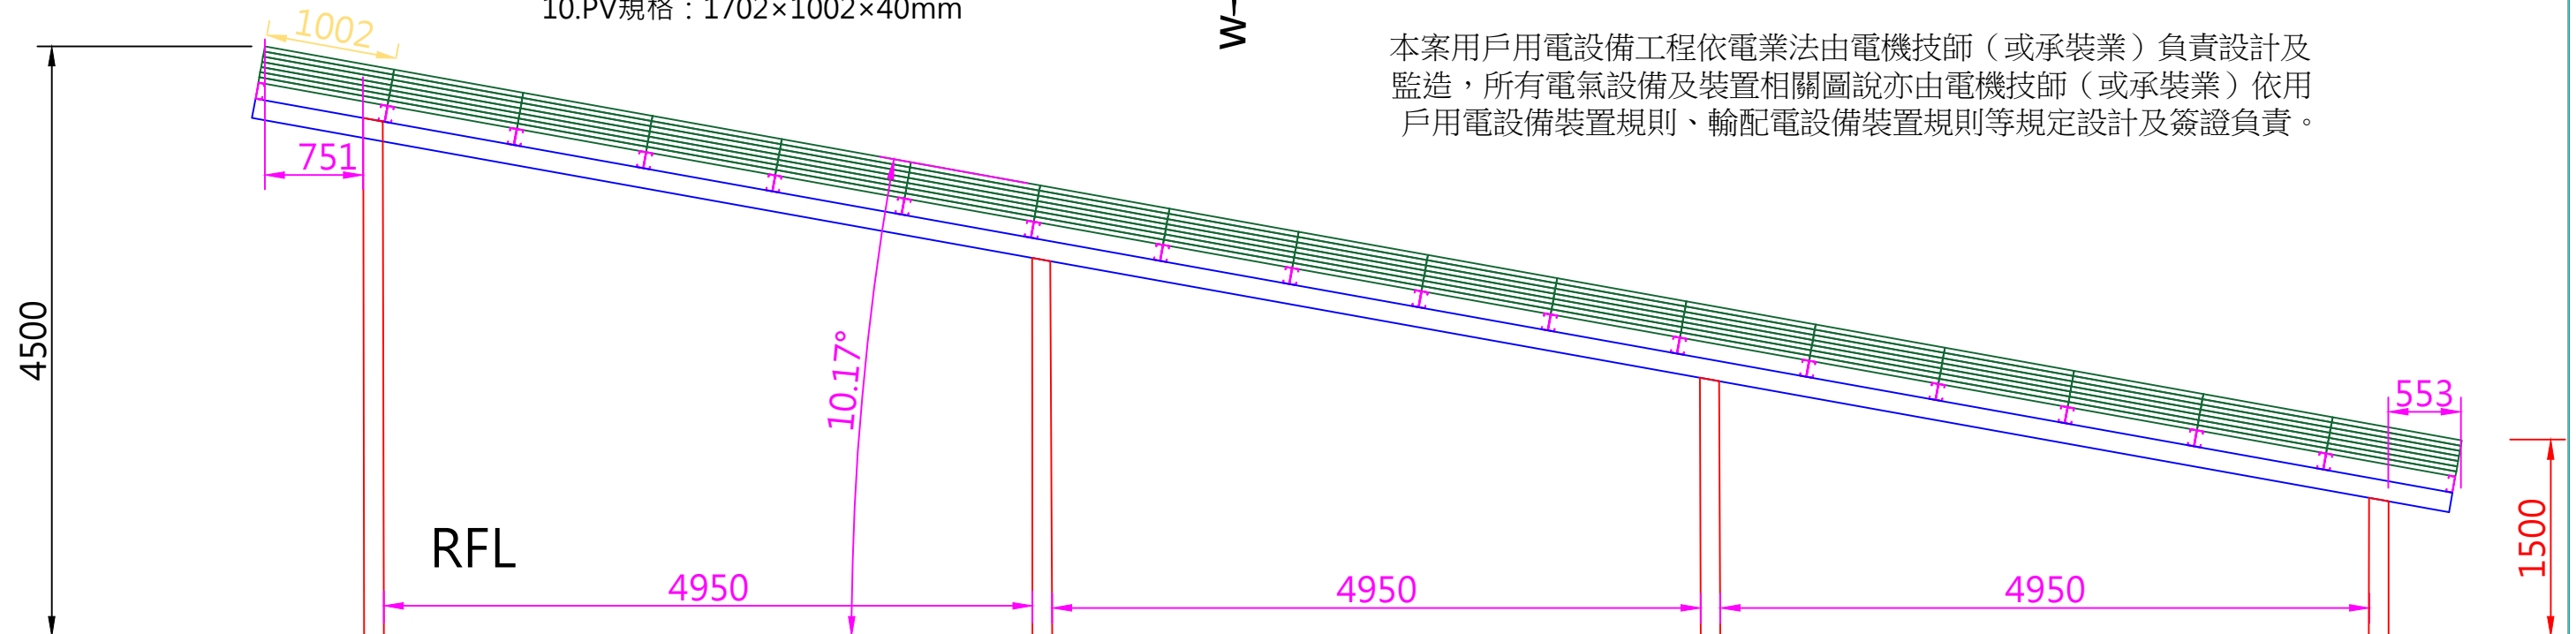

3F	
2F	
1F	

					單 位 Unit	mm	版 本 Version	Ver. 1.0
台陽電股份有限公司 T Solar Co.,Ltd.	工 程 名 稱 Engineering Name	台陽電股份有限公司	圖 號 Drawing No	EI20220216	業 務 business	李旭桓		
	圖 面 名 稱 Drawing Name	剖面圖	客戶簽名 Customer Signature		繪 圖 Drawing By	傅明亮		