


設置者：台陽電股份有限公司
 設置地點：高雄市橋頭區甲樹路1168號(橋頭消防分隊)
 設置容量：40.46KWP

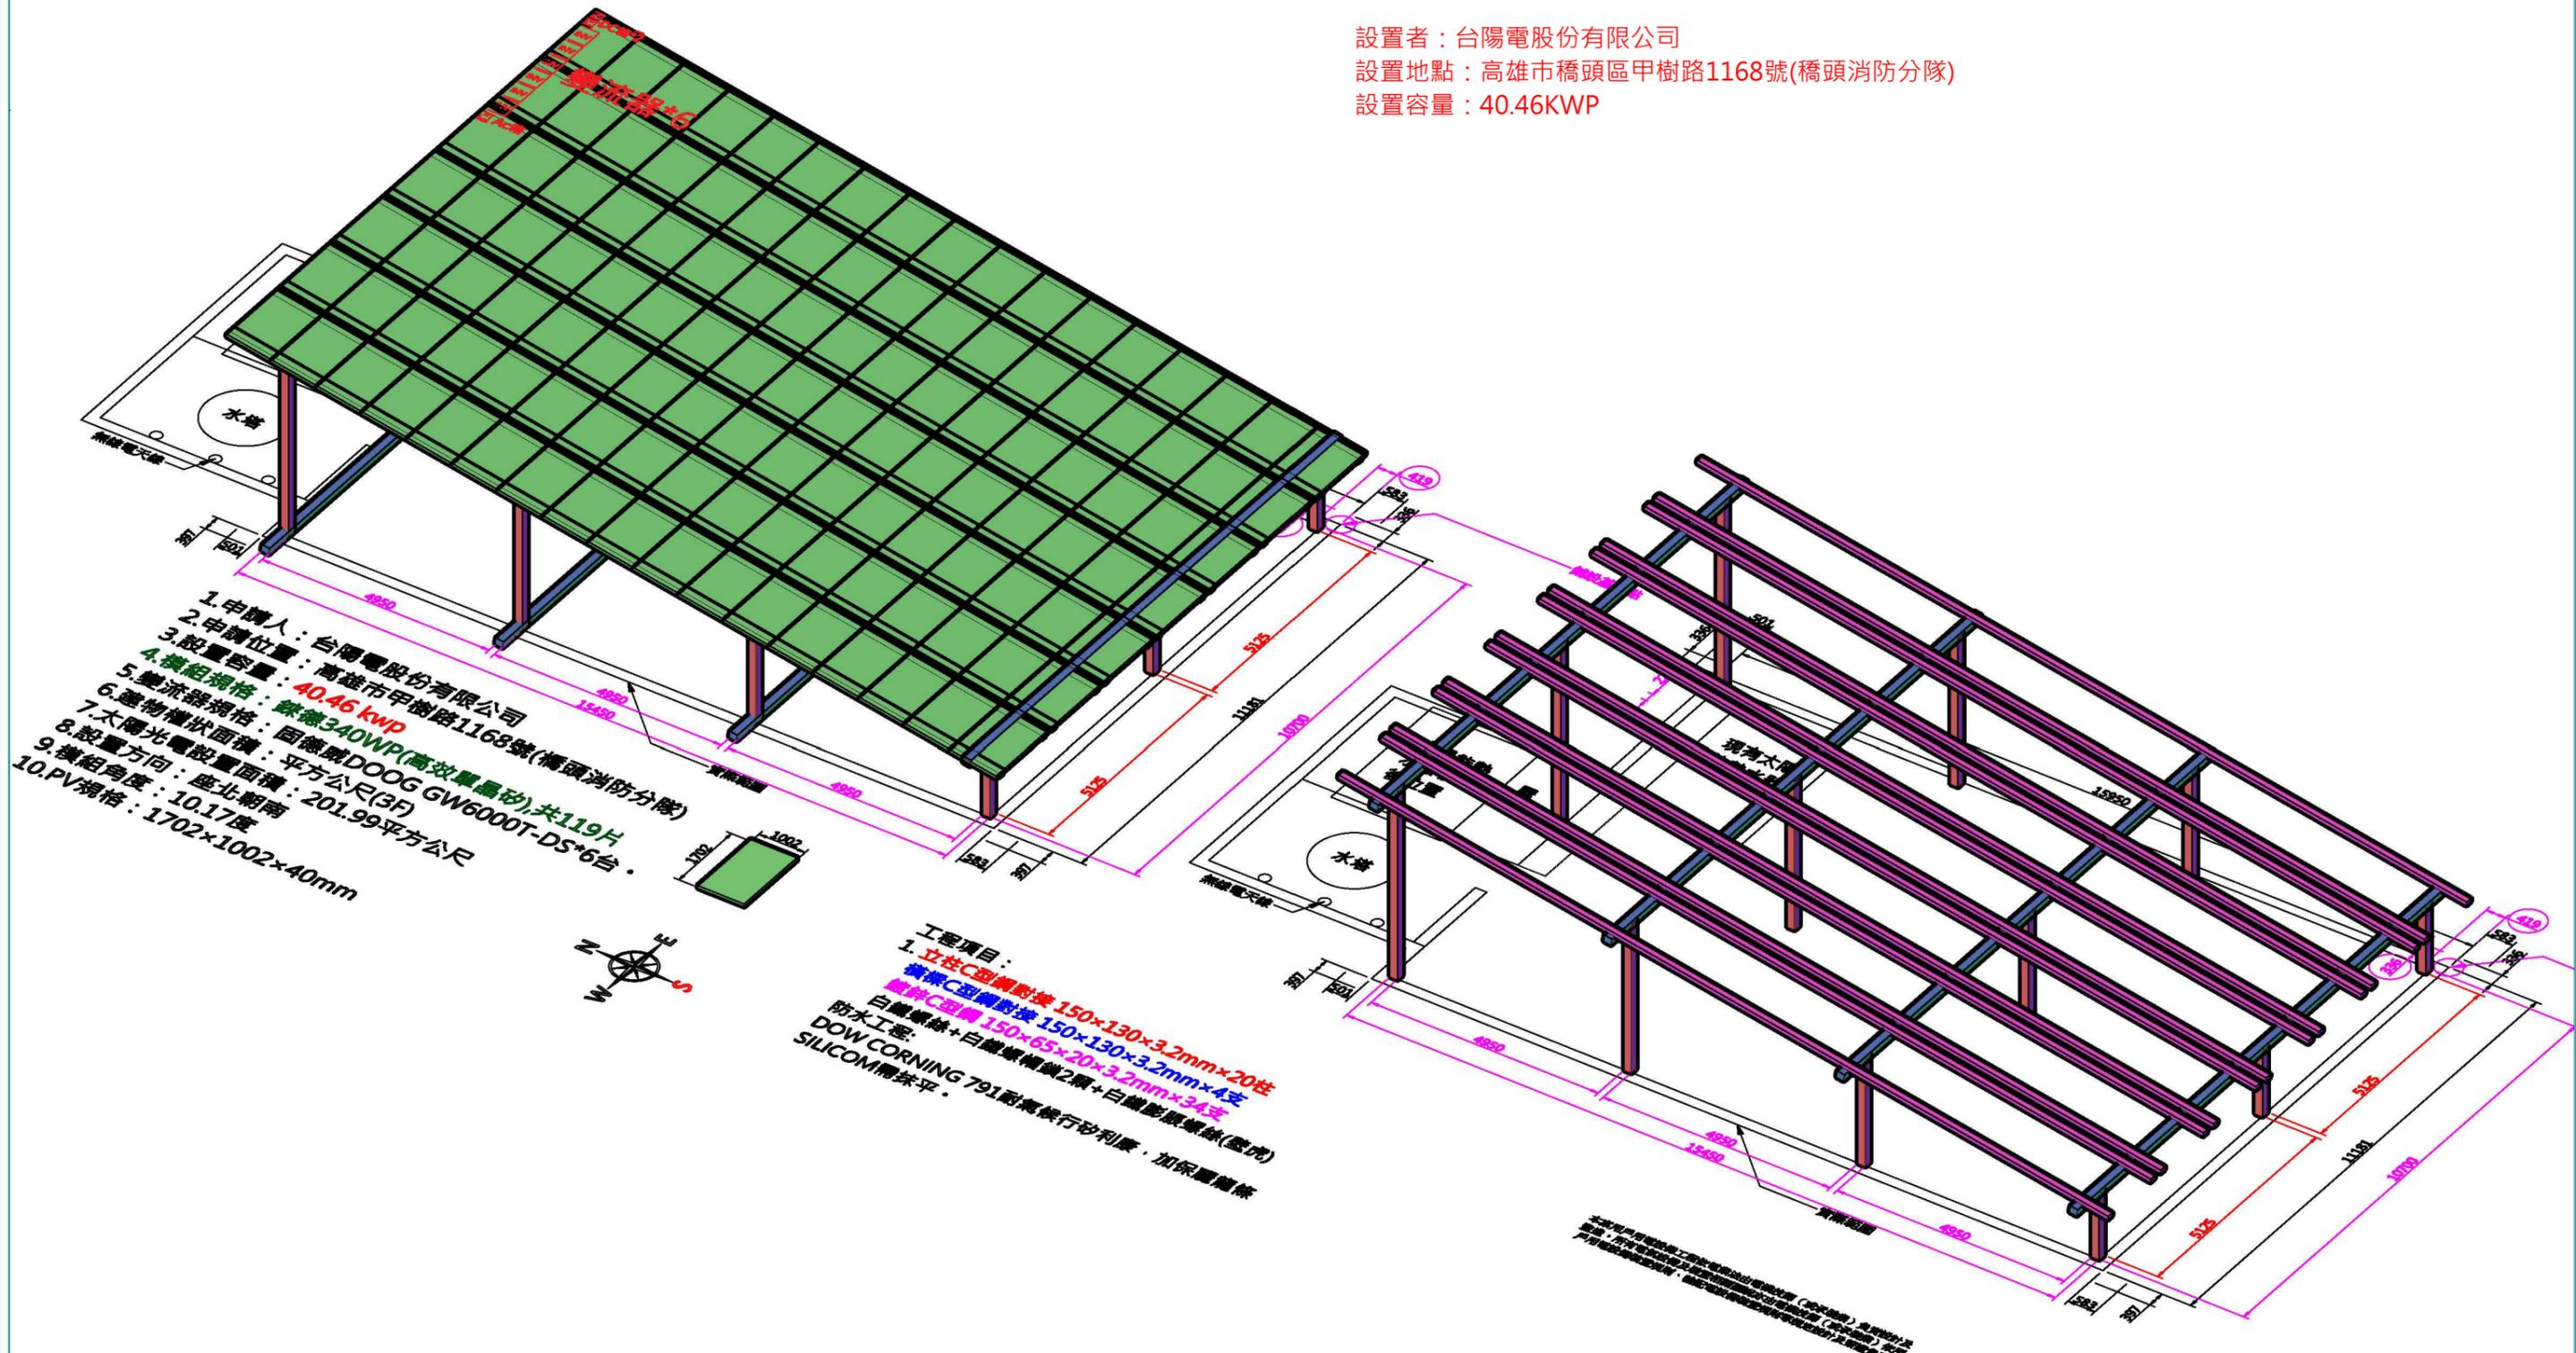

單位 Unit	mm	版本 Version	Ver. 1.0
------------	----	---------------	----------

台陽電股份有限公司 T Solar Co.,Ltd.	工程名稱 Engineering Name	橋頭消防分隊	圖號 Drawing No	2022-0218	業務 business	李旭桓
	圖面名稱 Drawing Name	立面圖	客戶簽名 Customer Signature		繪圖 Drawing By	傅明亮